



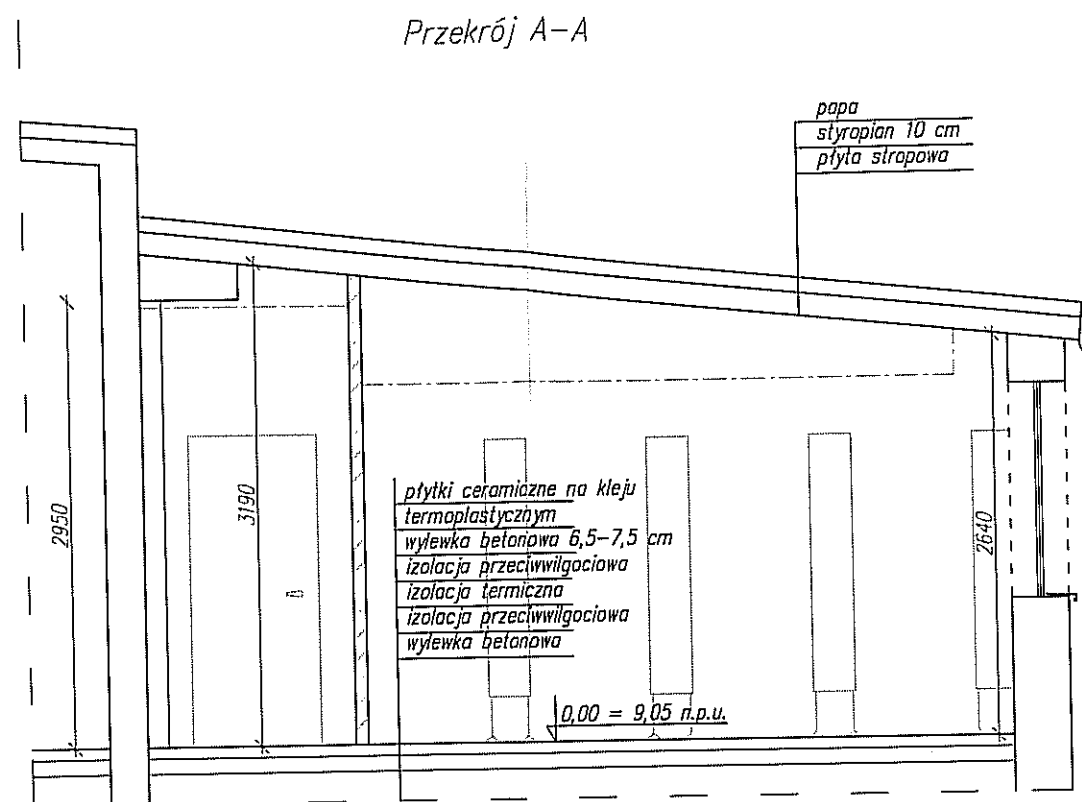

 projektowana zabudowa
 projektowana ściana działowa
 projektowana ścianka systemowa gr. 30 mm

Tytuł projektu:	Remont instalacji wodociągowej i wod-kan w pomieszczeniu łaźni.			Nr rysunku IS-
Adres inwestycji:	ul. Fabryczna 21 72-010 Police			Skala 1:50
Etap:	PROJEKT TECHNICZNY			Data i miejsce 06.2010 Police
Branża:	INSTALACJE SANITARNE			Nr projektu 10/2010
Tytuł rysunku:	Rzut przyziemia - rozmieszczenie przyborów i przegród			
Funkcja	Imię i nazwisko	Nr uprawnień	Podpis	
Projektował:	mgr inż. Piotr Nowak	ZAP/0078/POOS/12		
Sprawdził:				

Wymiary podano w mm.
Część rysunkową rozpatrywać wraz z opisem.

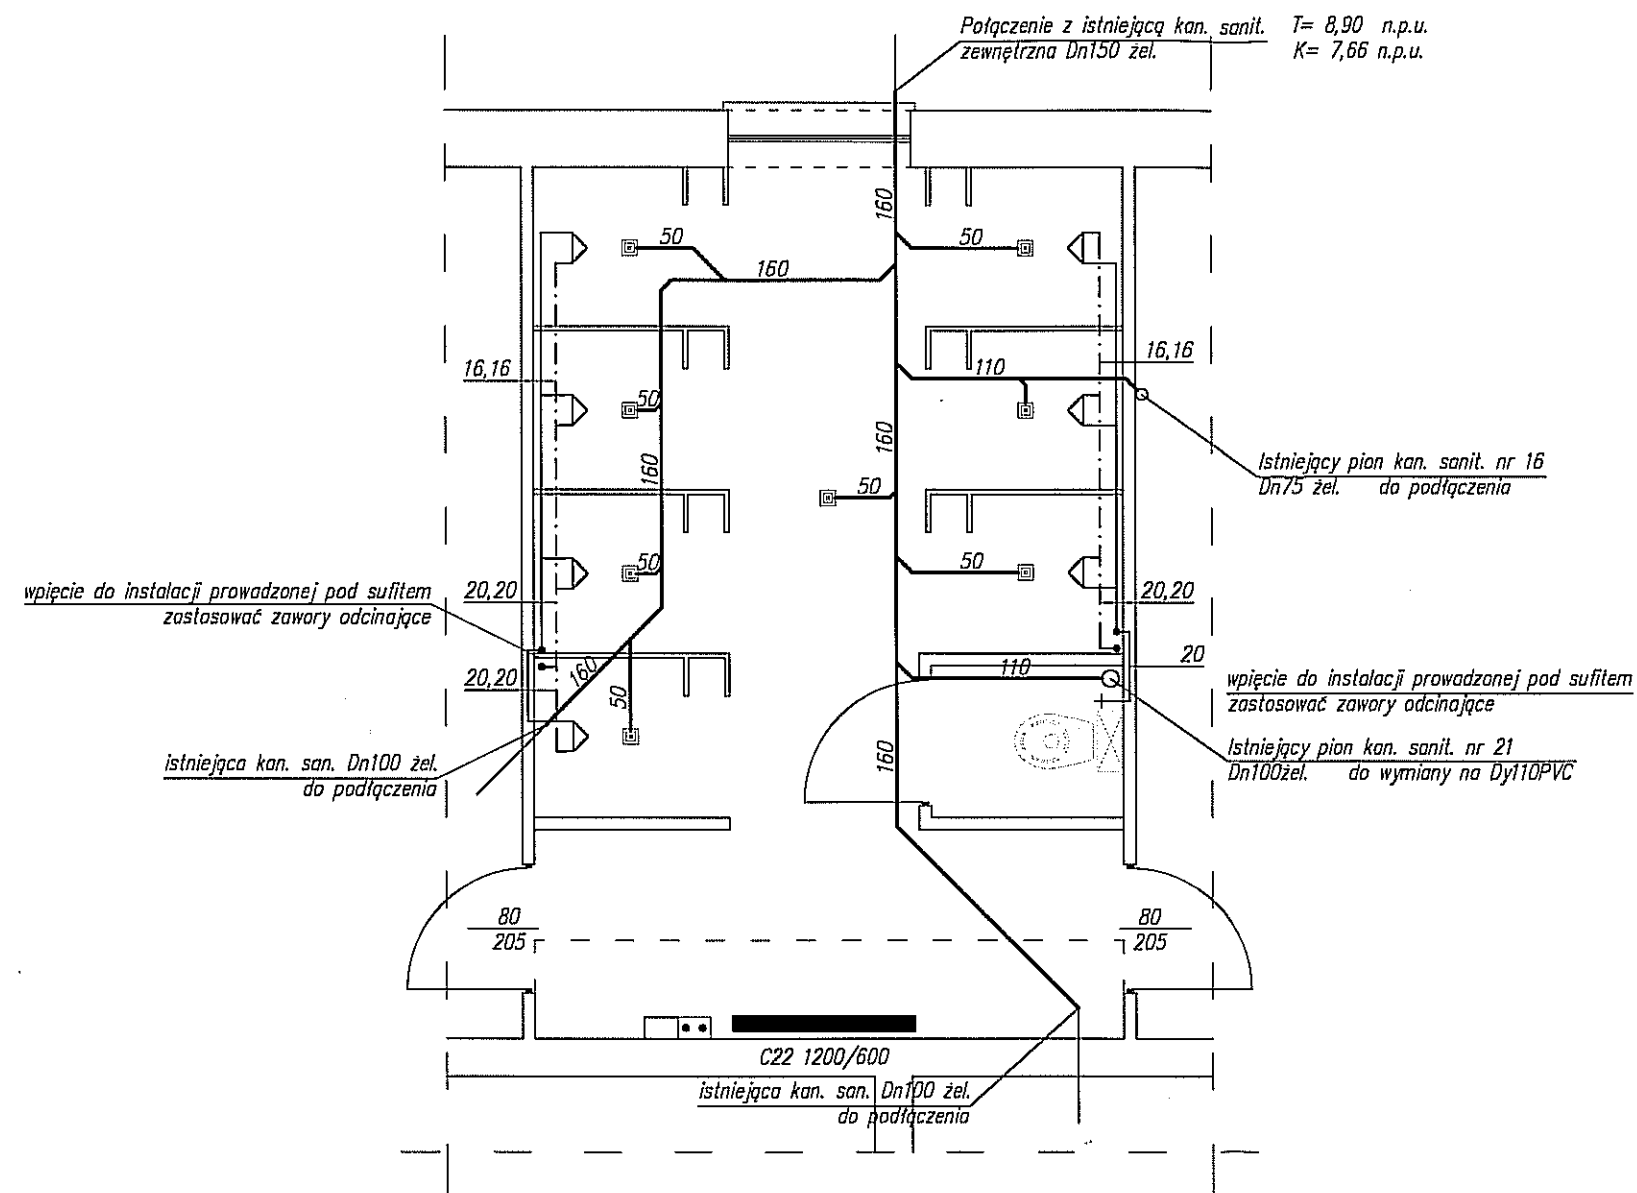

Oznaczenia:


- inst. wody zimnej
- - - inst. c.w.u.
- inst. kanalizacji sanitarnej i

Przewody podłączeniowe prowadzić w brzdach ściennych.
 Podejścia kanalizacyjne do poszczególnych przyborów wykonać z zasyfonowaniem.
 Spadki na kanalizacji ustalic po odkopaniu kanalizacji istniejącej.

Wszystkie wymiary bezwzględnie sprawdzić na placu budowy.
 Wszelkie wątpliwości dotyczące projektu należy rozstrzygać w trybie nadzoru autorskiego.

Wymiary podano w mm.
 Część rysunkową rozpatrywać wraz z opisem.

Tytuł projektu:	Remont instalacji wodociągowej i wod-kan w pomieszczeniu łazieni.		Nr rysunku: IS-2
Adres inwestycji:	ul. Fabryczna 21 72-010 Police		Skala: 1:50
Etap:	PROJEKT TECHNICZNY		Data i miejsce: 06.2014 Police
Branża:	INSTALACJE SANITARNE		Nr projektu: 10/2014
Tytuł rysunku:	Instalacja wod. - kan.		
Funkcja	Imię i nazwisko	Nr uprawnień	Podpis
Projektował:	mgr inż. Piotr Nowak	ZAP/0078/POOS/12	
Sprawdził:			

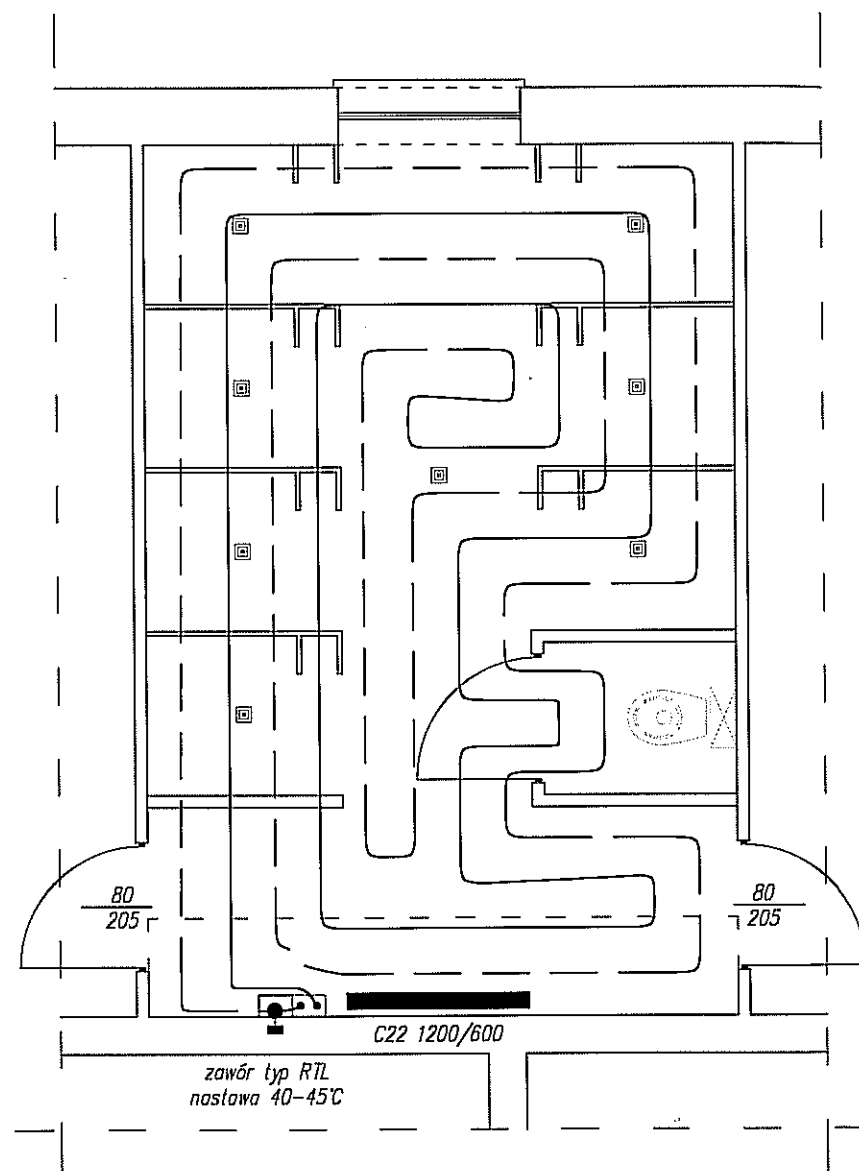


Oznaczenia:

— inst. ogrzewania podłogowego rur Pe/Al/Pe 16 dł. 65-70mb
— — rozstaw ok. 300 mm

Instalację ogrzewania podłogowego podłączyć do istniejącego pionu c.o. Na powrocie instalacji zlokalizować zawór ograniczający temperaturę powracającego czynnika grzewczego. Wszystkie wymiary bezwzględnie sprawdzić na placu budowy. Wszelkie wątpliwości dotyczące projektu należy rozstrzygać w trybie nadzoru autorskiego.

Konstrukcja podłogi grzewczej

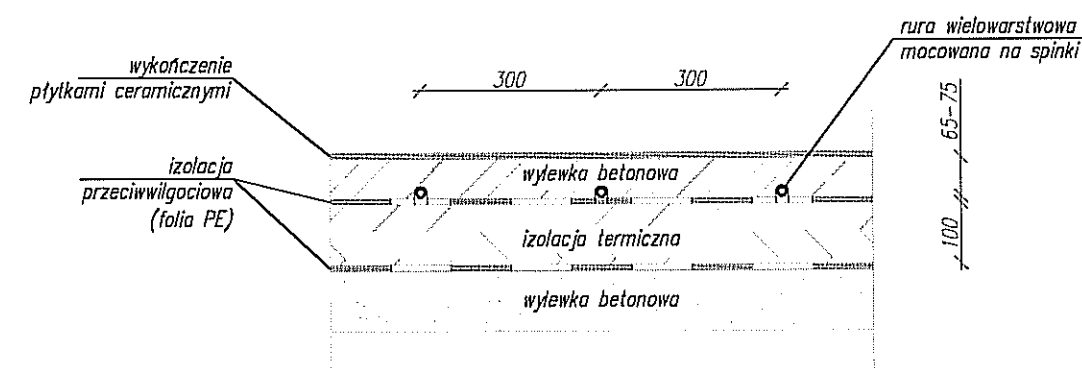

Tytuł projektu:	Remont instalacji wodociągowej i wod-kan w pomieszczeniu łazieni.		Nr rysunku: IS-3
Adres inwestycji:	ul. Fabryczna 21 72-010 Police		Skala: 1:50
Etap:	PROJEKT TECHNICZNY		Data i miejsce: 06.2014 Police
Branża:	INSTALACJE SANITARNE		Nr projektu: 10/2014
Tytuł rysunku:	Instalacja ogrzewania podłogowego		
Funkcja	Imię i nazwisko	Nr uprawnień	Podpis
Projektował:	mgr inż. Piotr Nowak	ZAP/0078/POOS/12	
Sprawił:			

Wymiary podano w mm.
Część rysunkową rozpatrywać wraz z opisem.

